



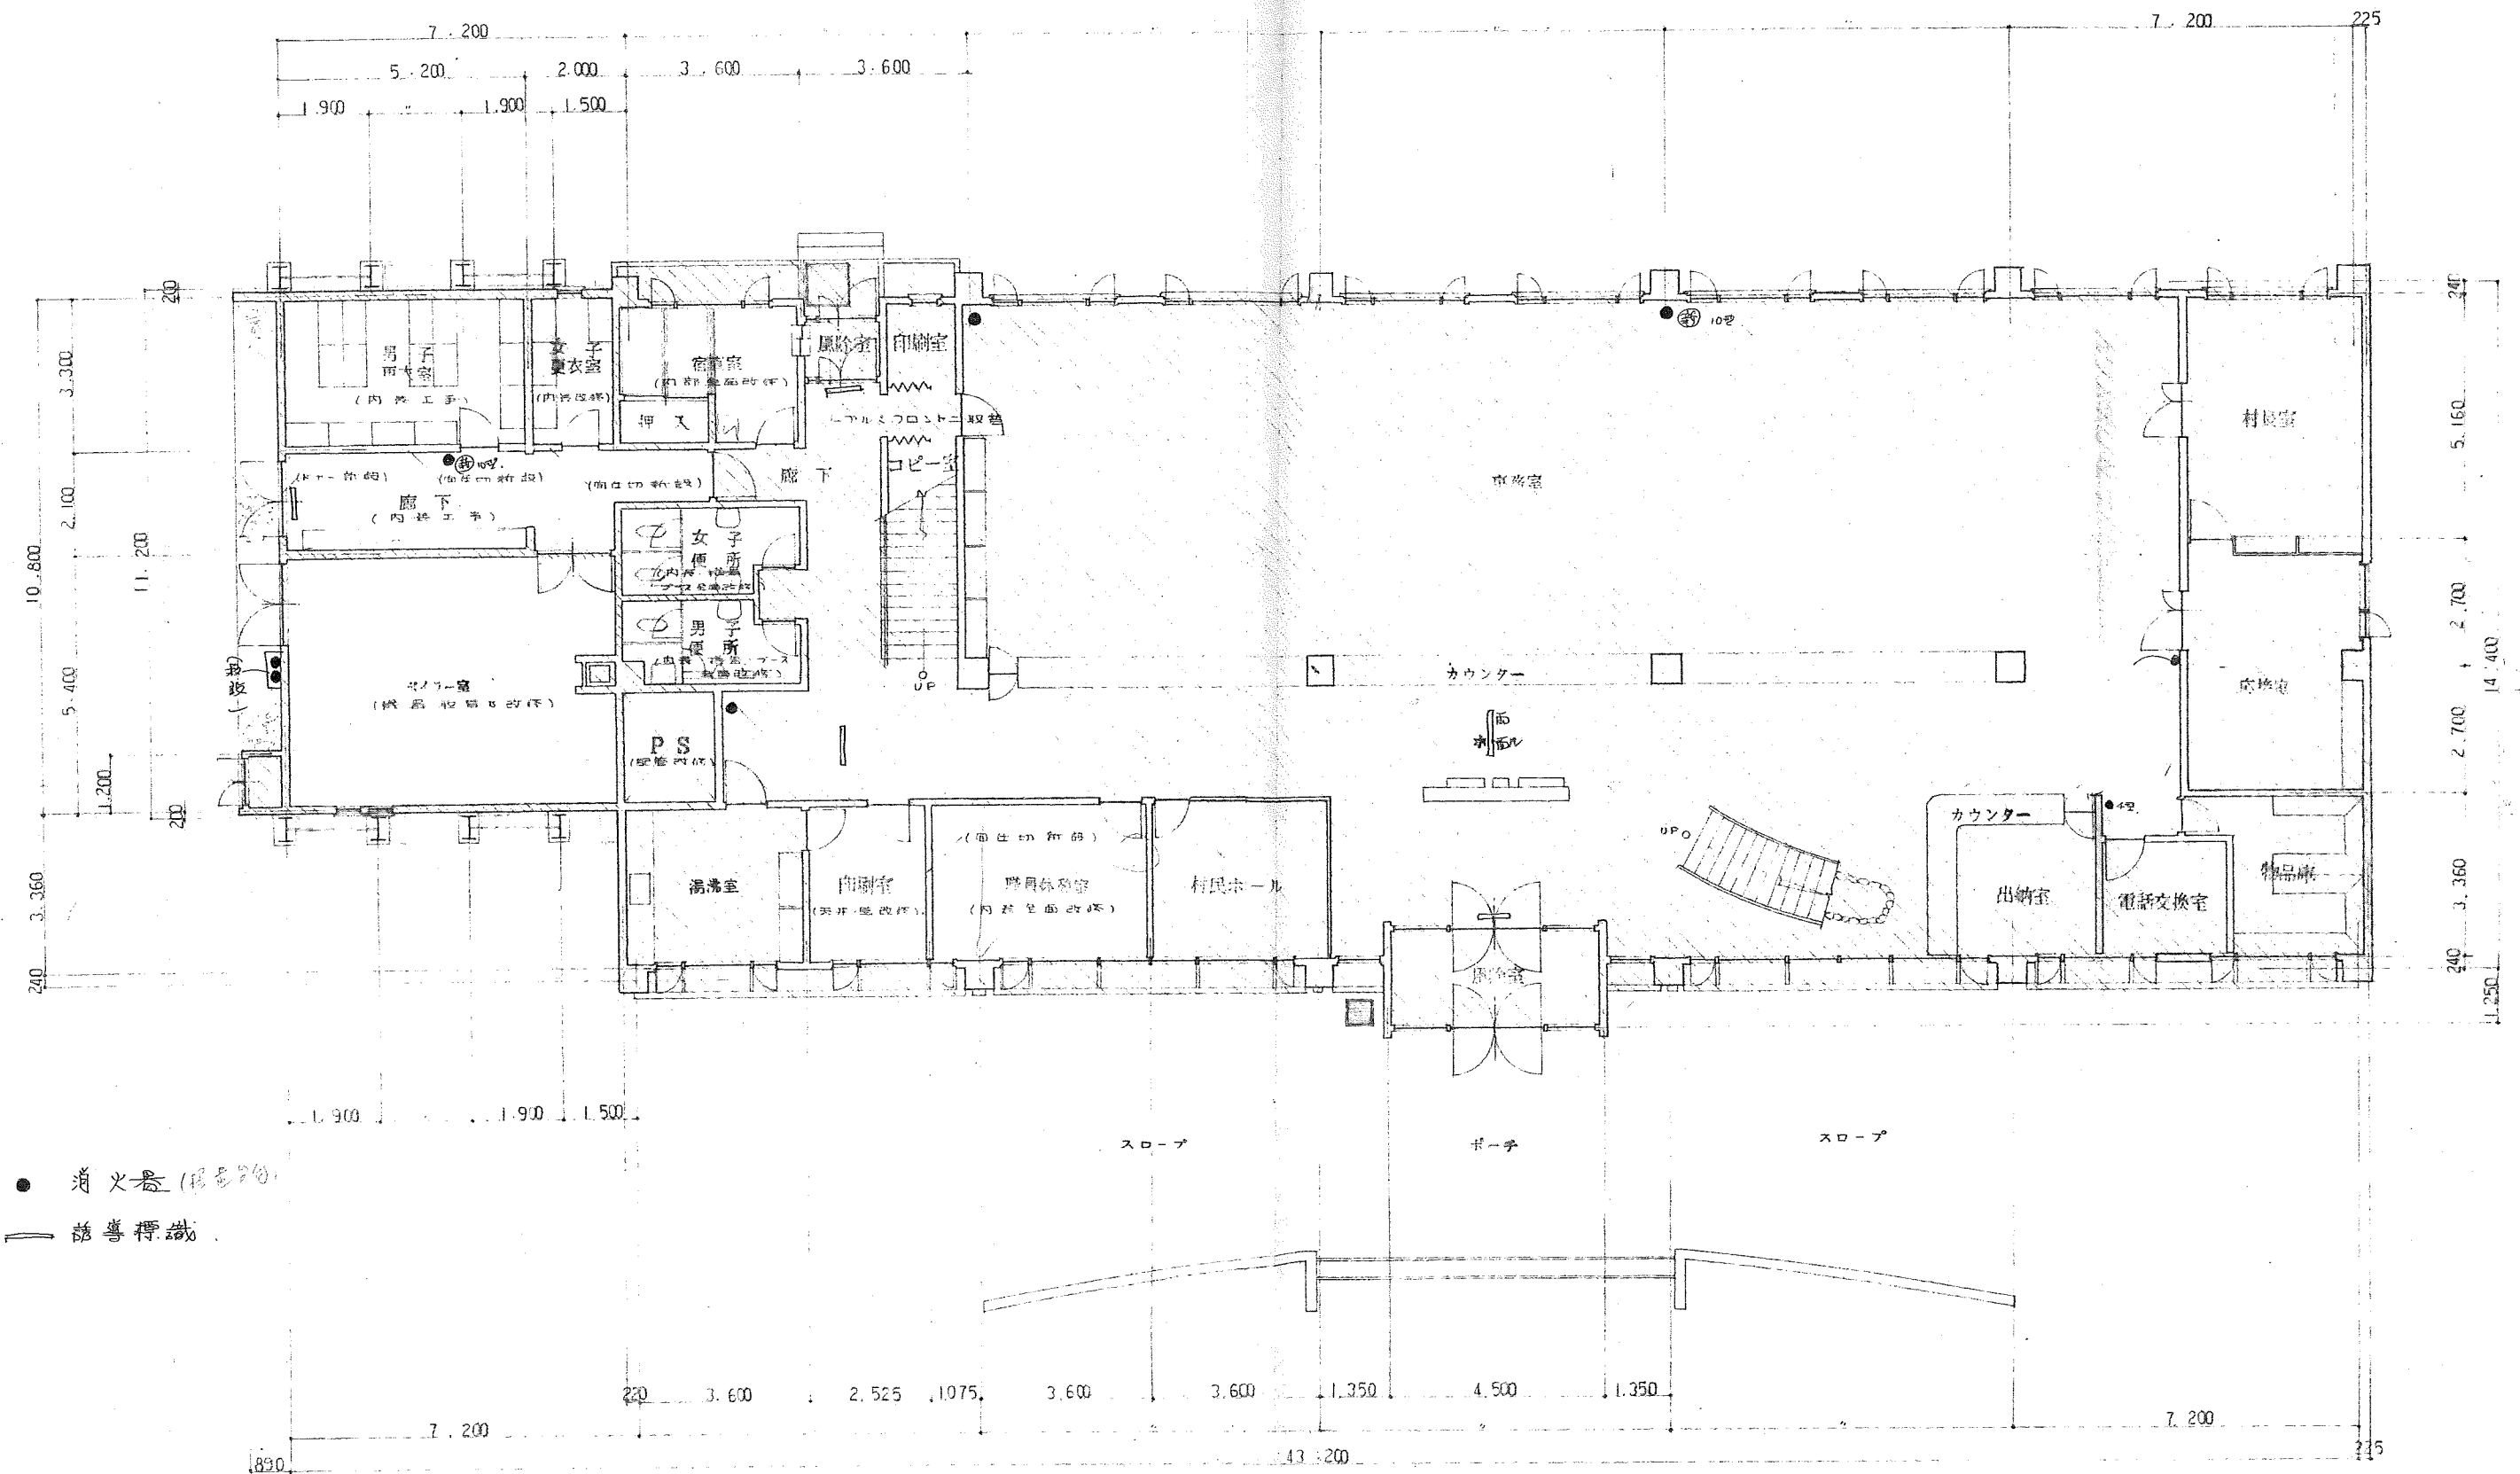

● 消火器 (12台)
 — 磁導標識

1 階 平面図

中札内村役場庁舎 増築改築工事 設計図	NAKASATUNAIYAKUBA	図面番号 7	図名 1 階 平面図	縮尺 1:100	設計年月日 60.6	製図 [Signature]	設計
---------------------	-------------------	-----------	---------------	-------------	---------------	-------------------	----

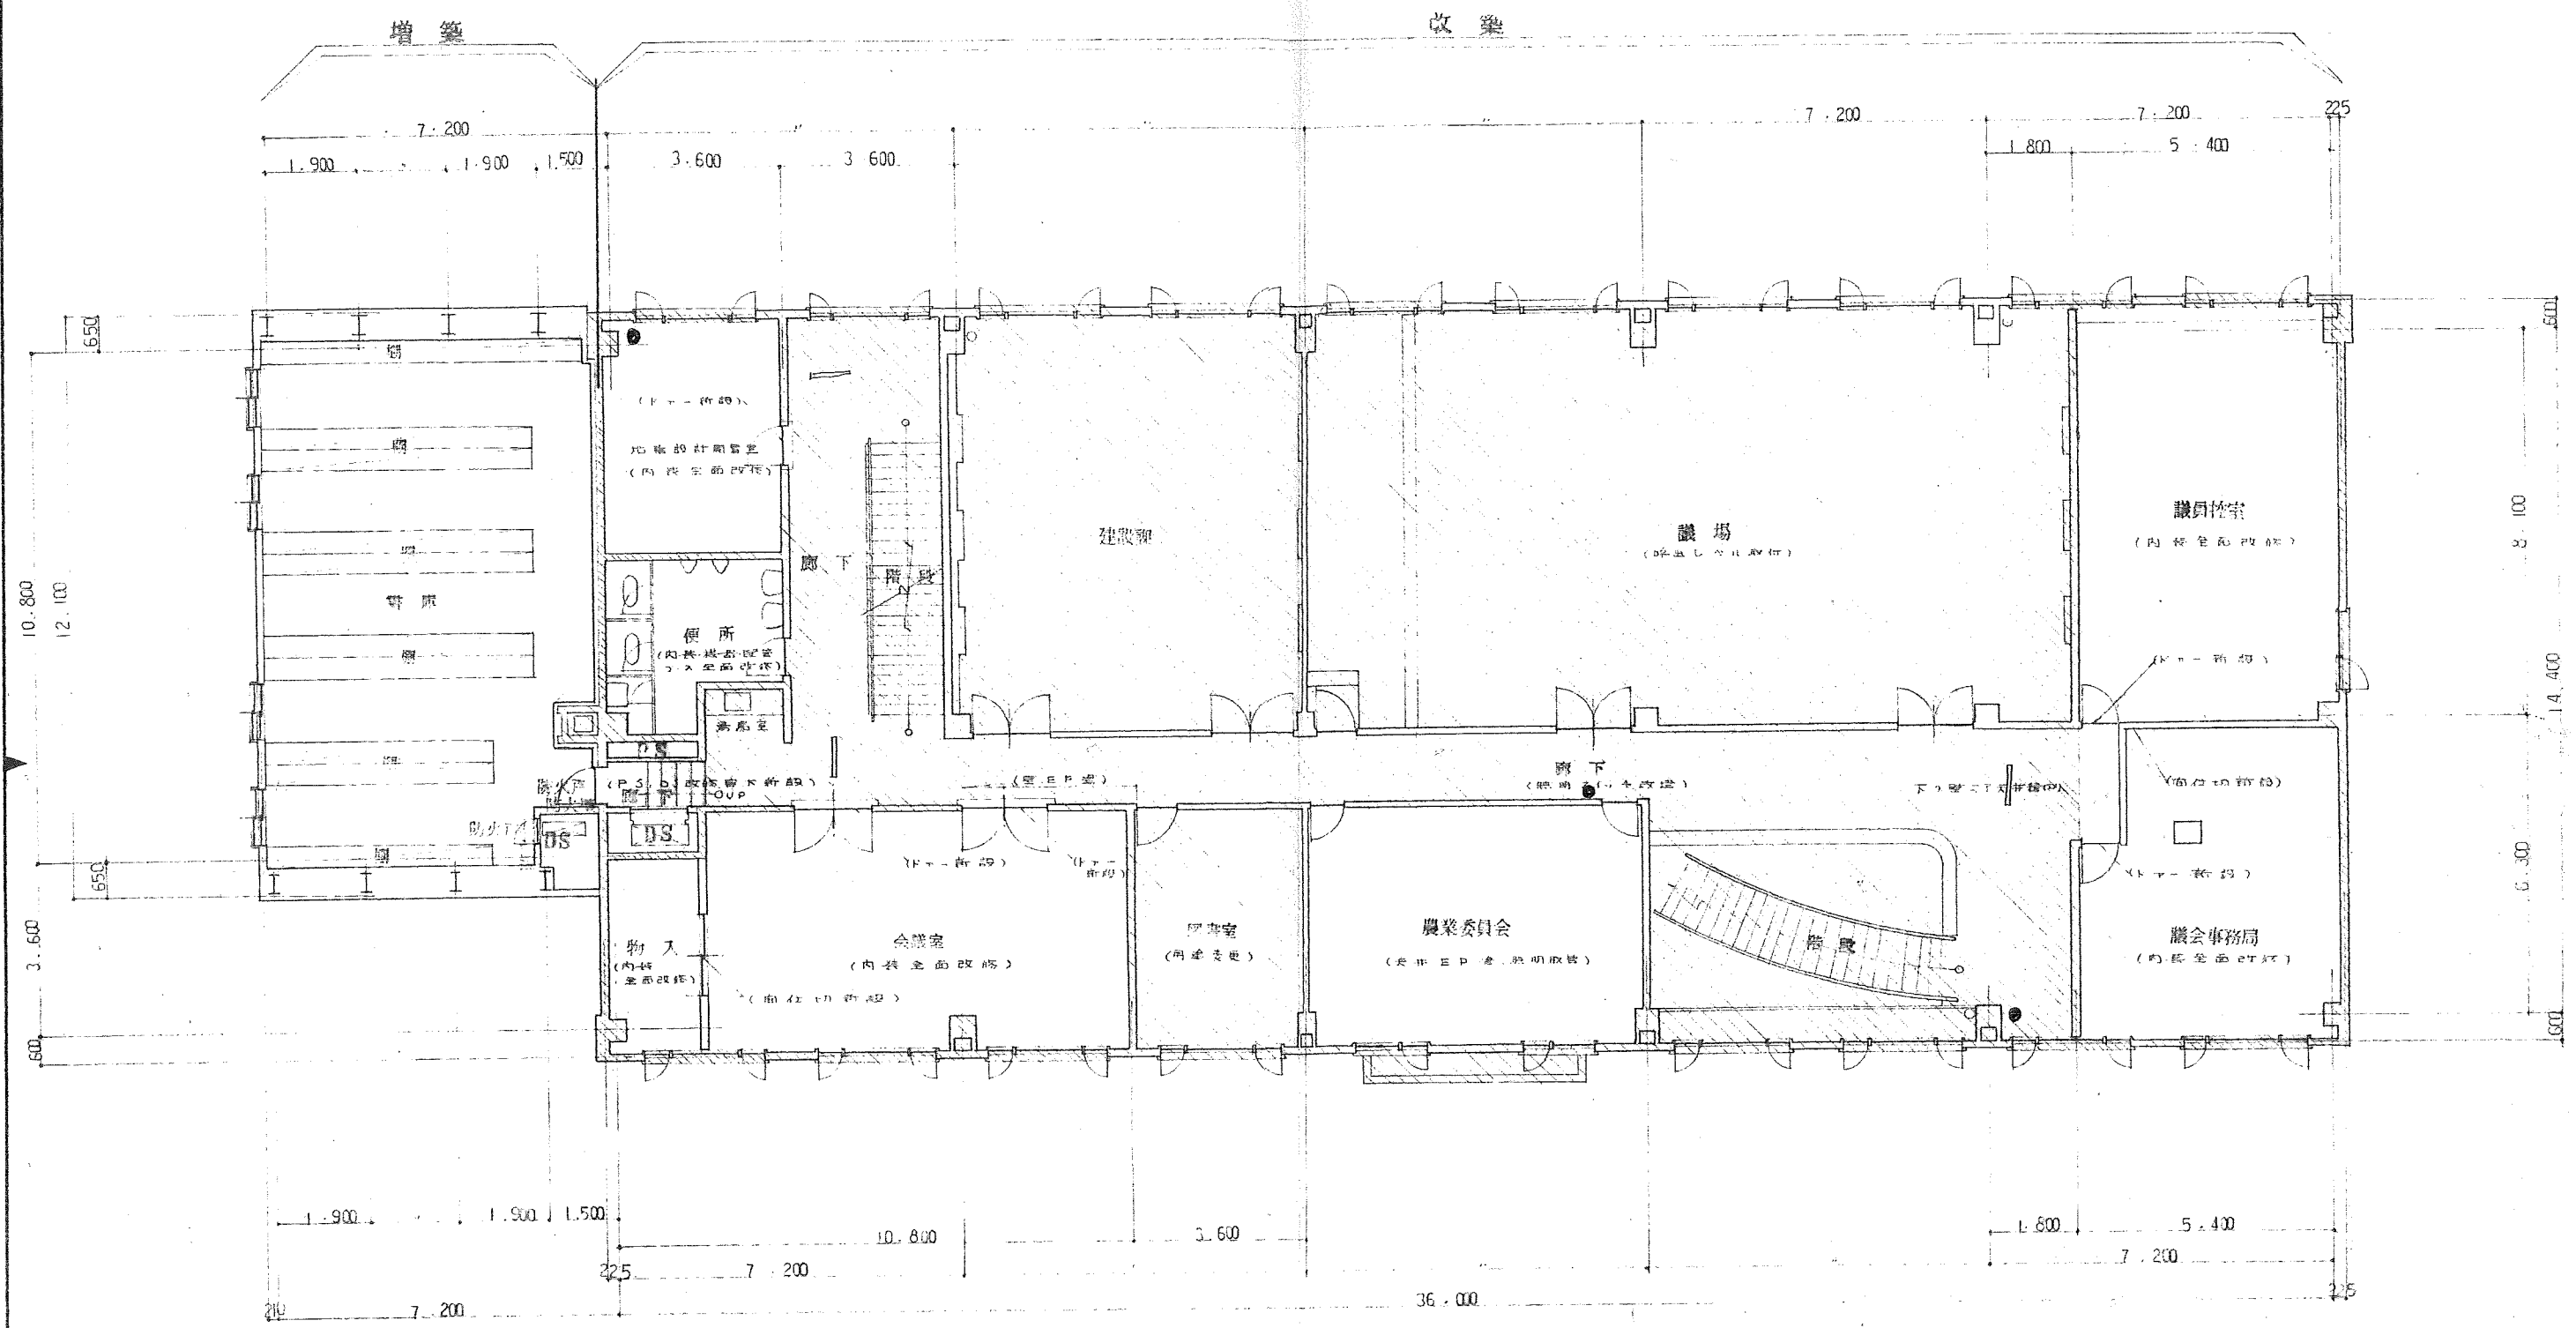

2 階 平 面 図

中札内村役場庁舎増築改修工事設計図	NAKASATUNAIYAKUBA	図面番号 8	図名 2 階 平 面 図	縮尺 1:100	設計年月日 60.6	製図 Fujita	設計
-------------------	-------------------	-----------	-----------------	-------------	---------------	--------------	----